

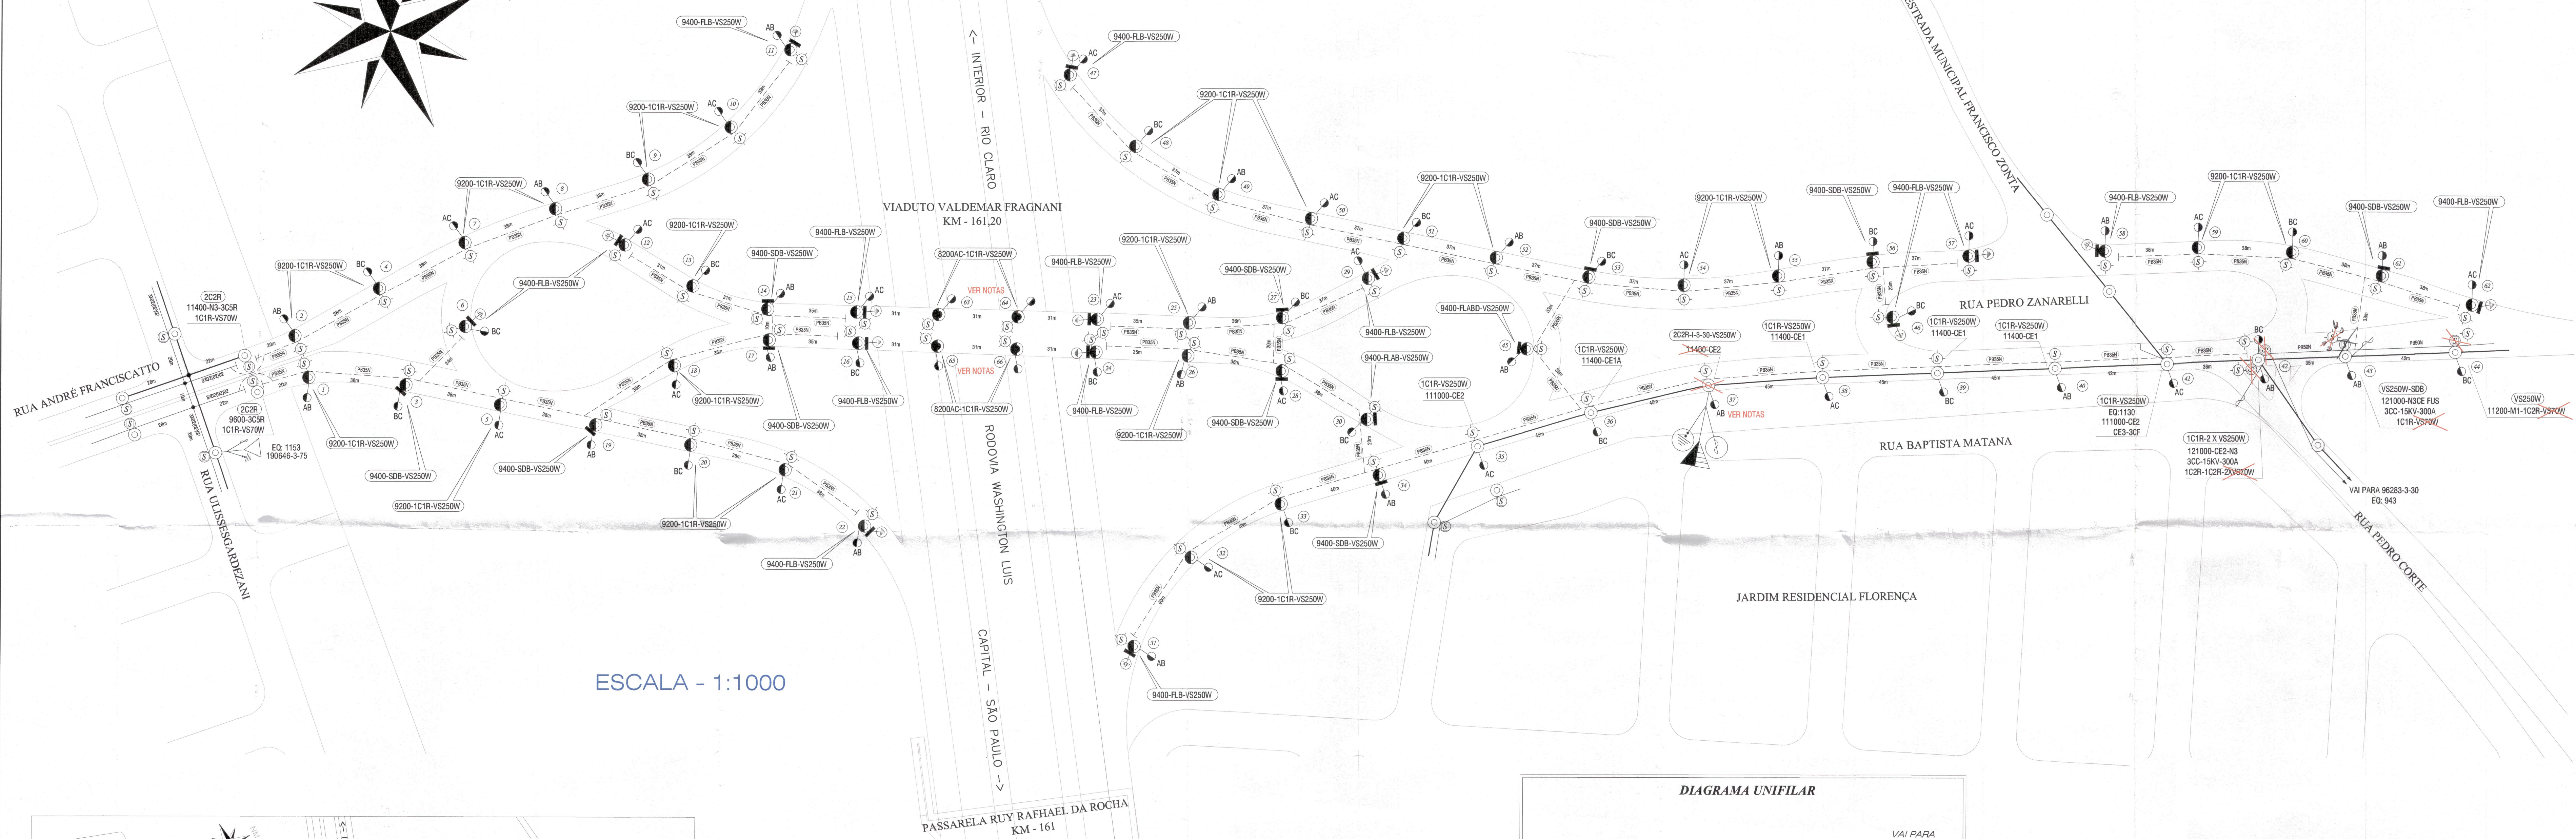


470777 77

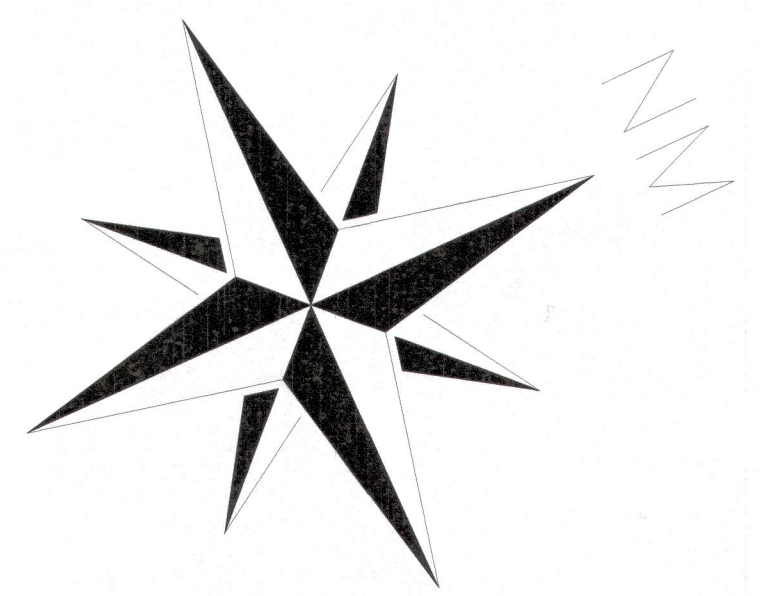


ESCALA - 1:1000

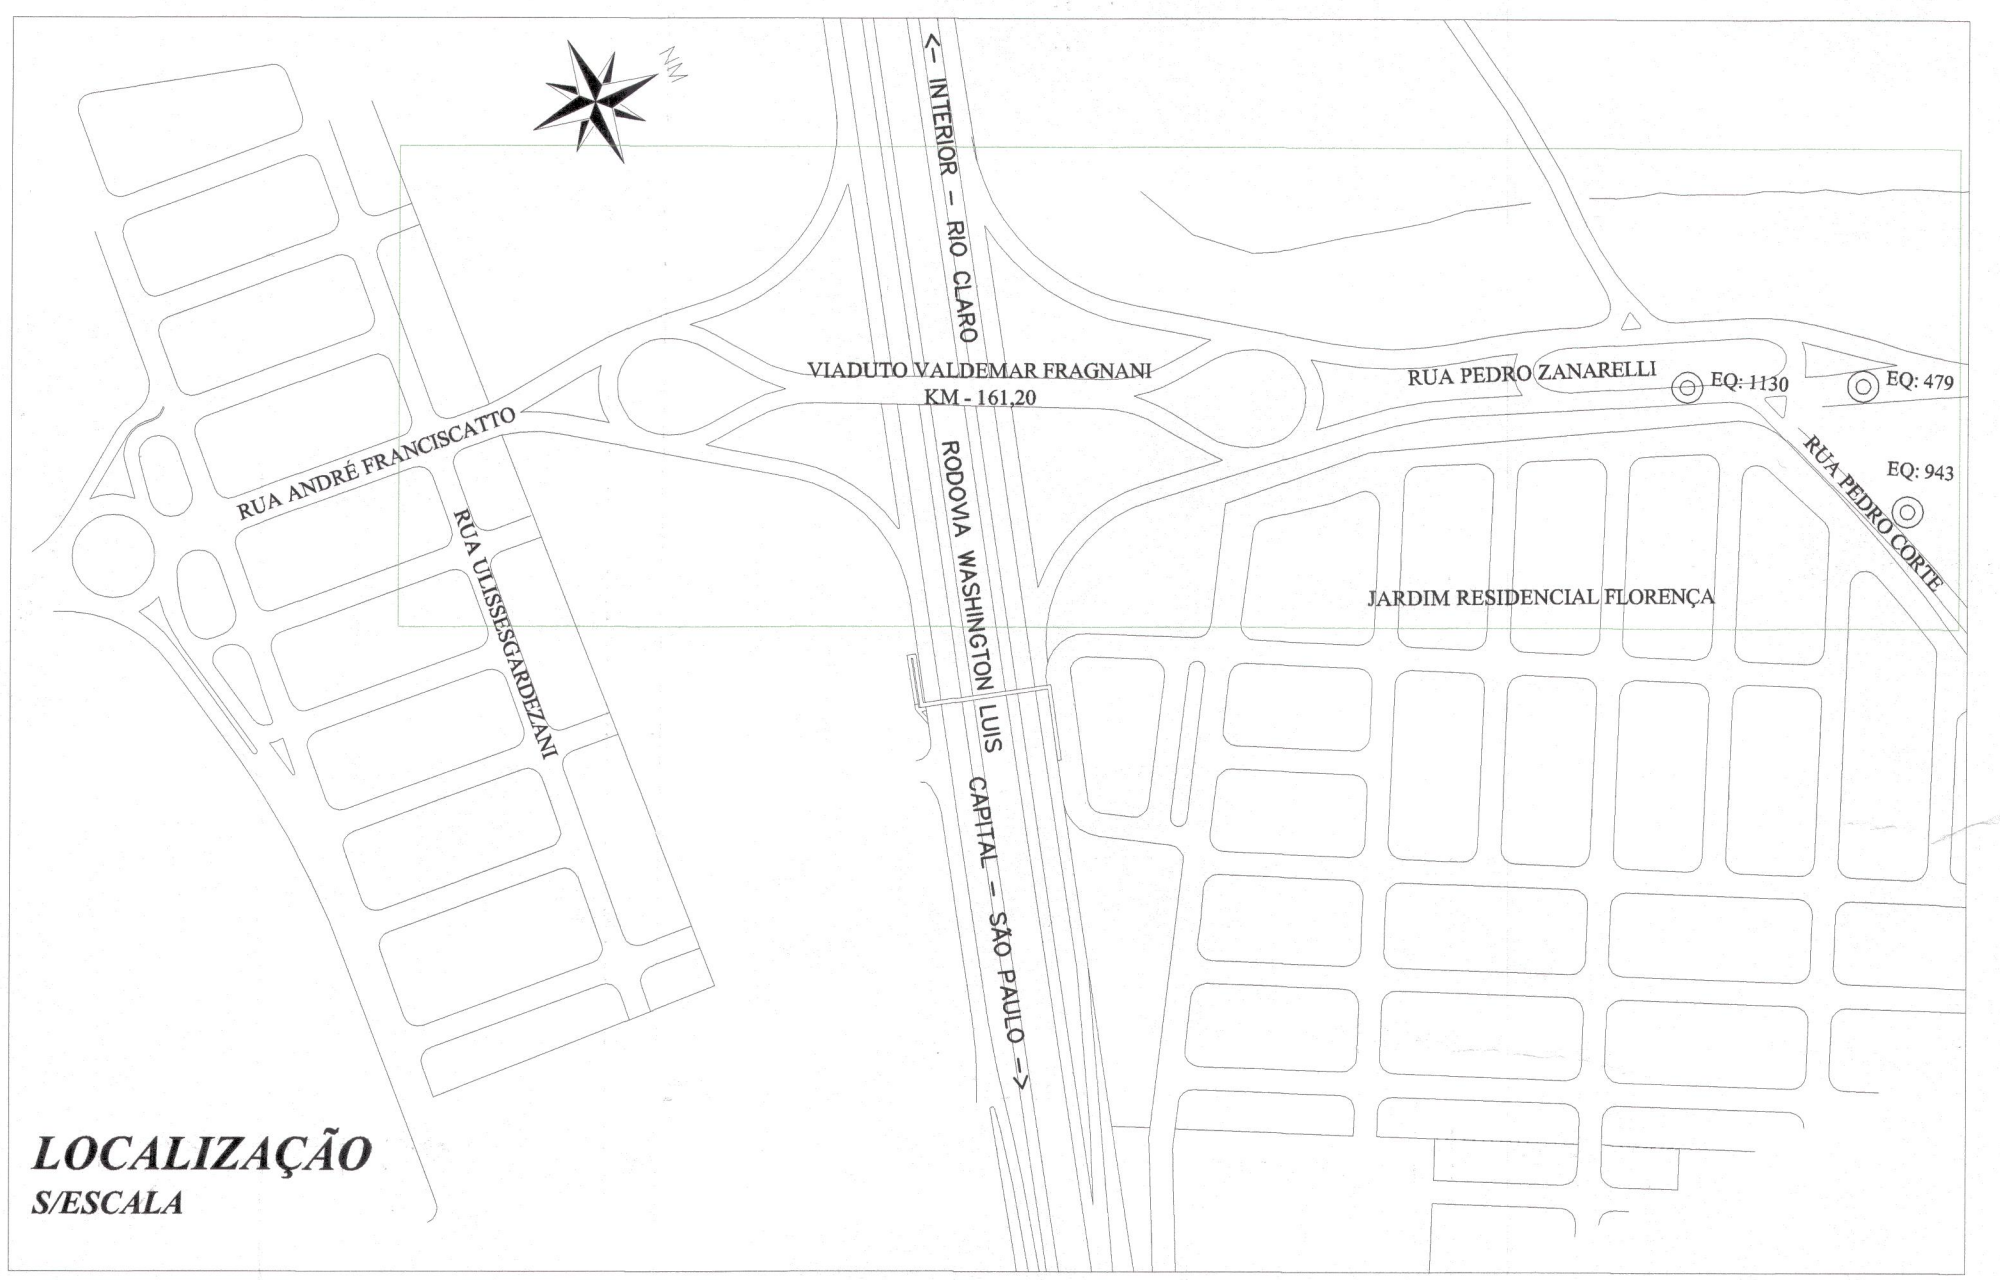

LOCALIZAÇÃO
S/ESCALA

DESENHO ESQUEMÁTICO DA IMPLANTAÇÃO DO POSTE

S/ ESCALA

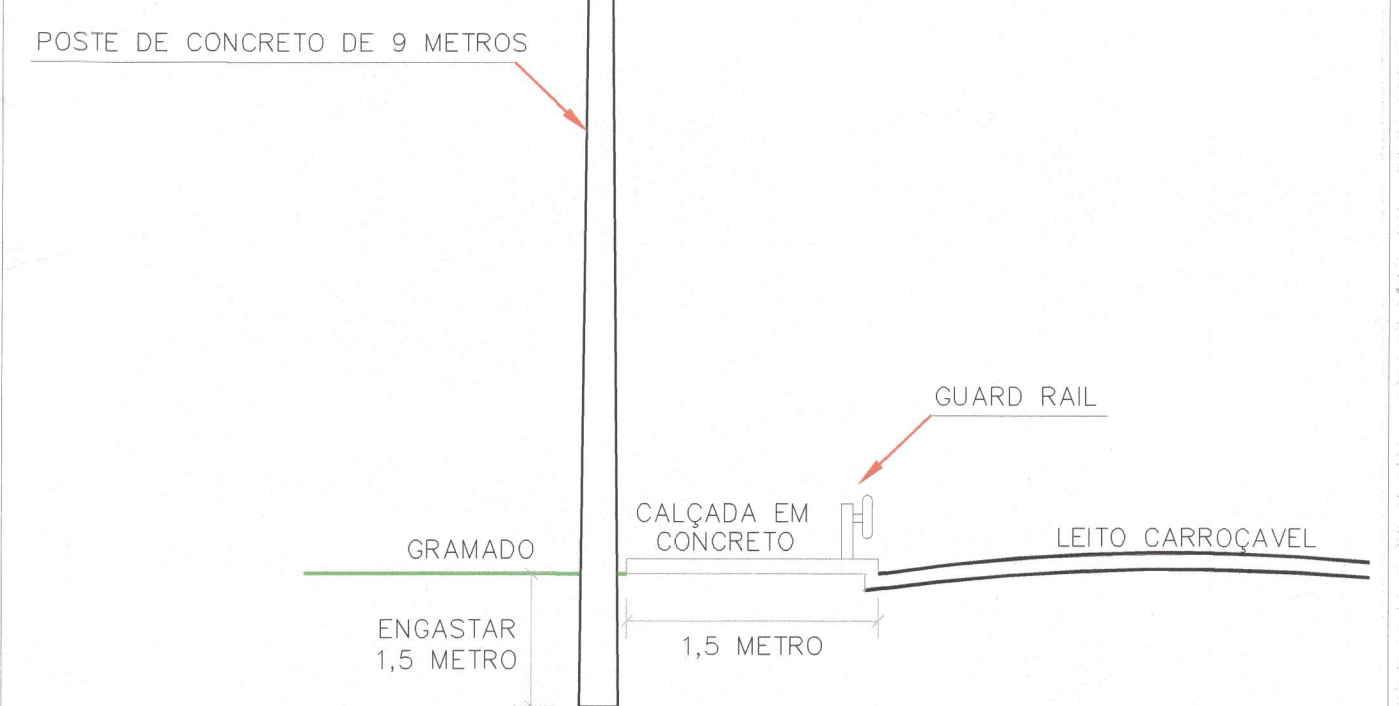

ESPOÇOS APLICADOS NOS POSTES			
POSTE N°	daN	POSTE N°	daN
3	304	29	304
6	304	30	281
11	304	31	304
12	304	34	304
14	292	36	244
15	304	43	222
16	304	45	126
17	292	46	304
19	304	47	304
22	289	53	304
23	304	56	304
24	304	57	304
27	289	61	304
28	304	62	304

DIAGRAMA UNIFILAR

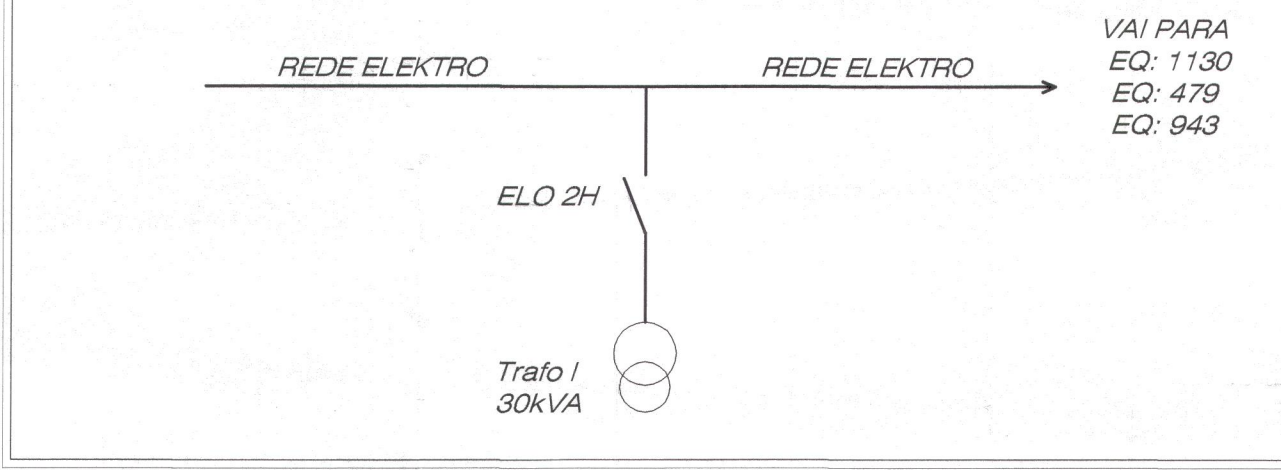


TABELA DAS QUEDAS DE TENSÃO E CARREGAMENTO DOS TRAFOS				
TRAFÓ N°	DEMANDA KVA	POTÊNCIA KVA	CARREGAMENTO %	MAIOR QUEDA DE TENSÃO %
190646-3-75	7,2400	75	10	2,0122
I	10,8800	30	36	1,8549

- NOTAS:**
- 1 - OS POSTES DE CONCRETO PROPOSTOS, ONDE EXISTE O GUARD RAIL E CALÇADA PARA PEDESTRES DEVERÃO SER IMPLANTADOS A 1,5 METRO DA GUIA EXISTENTE, OS DEMAIS A 0,50M.
 - 2 - A TROCA DO POSTE E A INSTALAÇÃO DAS ESTRUTURAS PRIMÁRIAS NECESSÁRIAS, CHAVES C.C., PARA RAIOS NO PONTO Nº 37 SERÁ EXECUTADO PELA LINHA VIVA DA ELEKTRO E OS CUSTOS SERÃO APRESENTADOS PARA A PREFEITURA MUNICIPAL DE CORDEIRÓPOLIS.
 - 3 - OS QUATRO POSTES DE AÇO CARBONO (ORNAMENTAIS) DEVERÃO SER FIXADOS NA ESTRUTURA DA PONTE (VERIFICAR IN LOCO COMO PROCEDER ESSA FIXAÇÃO).
 - 4 - A ENERGIZAÇÃO DAS LUMINÁRIAS DOS QUATRO POSTES ACIMA CITADOS (63, 64, 65 E 66) SERÃO ATRAVÉS DE UM PADRÃO DE ENTRADA DE ENERGIA COM MEDIÇÃO QUE SERÁ POSTERIORMENTE SOLICITADO À ELEKTRO.
 - 5 - OS CUSTOS SE HOVEREM, PARA A INTERLIGAÇÃO DA REDE DEVERÃO SER APRESENTADOS PREFEITURA MUNICIPAL DE CORDEIRÓPOLIS.

2014-2.225.055.373
UC: 323 0244

SAEEL
ENGENHARIA ELÉTRICA, PROJETOS
E APOSSORIA TÉCNICA LTDA.

OBJETO: PROJETO DE REDE URBANA AÉREA DE ILUMINAÇÃO PÚBLICA
LOCAL: COMPLEXO VIÁRIO - VIADUTO VALDEMAR FRAGNANI
SP310 - KM 161,20 - CORDEIRÓPOLIS - SP

PROPRIETÁRIO: PREFEITURA MUNICIPAL DE CORDEIRÓPOLIS

DESENHO: Edy F. Leite
ESCALAS: INDICADAS
DATA: 15/01/2015
FOLHA: ÚNICA

APROVAÇÃO ELEKTRO

PROJETO DE ACORDO COM AS
NORMAS E PADRÕES
ELEKTRO Eletricidade e Serviços S/A.
19/02/2015
Vinícius Rossetti
Engenheiro Eletricista
CREA-SP 50038/1477
válido para Exercício no Brasil
(1) 18 meses (1) 18 meses (1) 18 meses
(1) 18 meses (1) 18 meses (1) 18 meses

PREFEITURA MUNICIPAL DE
CORDEIRÓPOLIS
Prefeito Municipal de
Cordeirópolis
Engenheiro Eletricista
ADEMILSON SAVASSI
CREA 5050498240
ART: 92221220141642252