



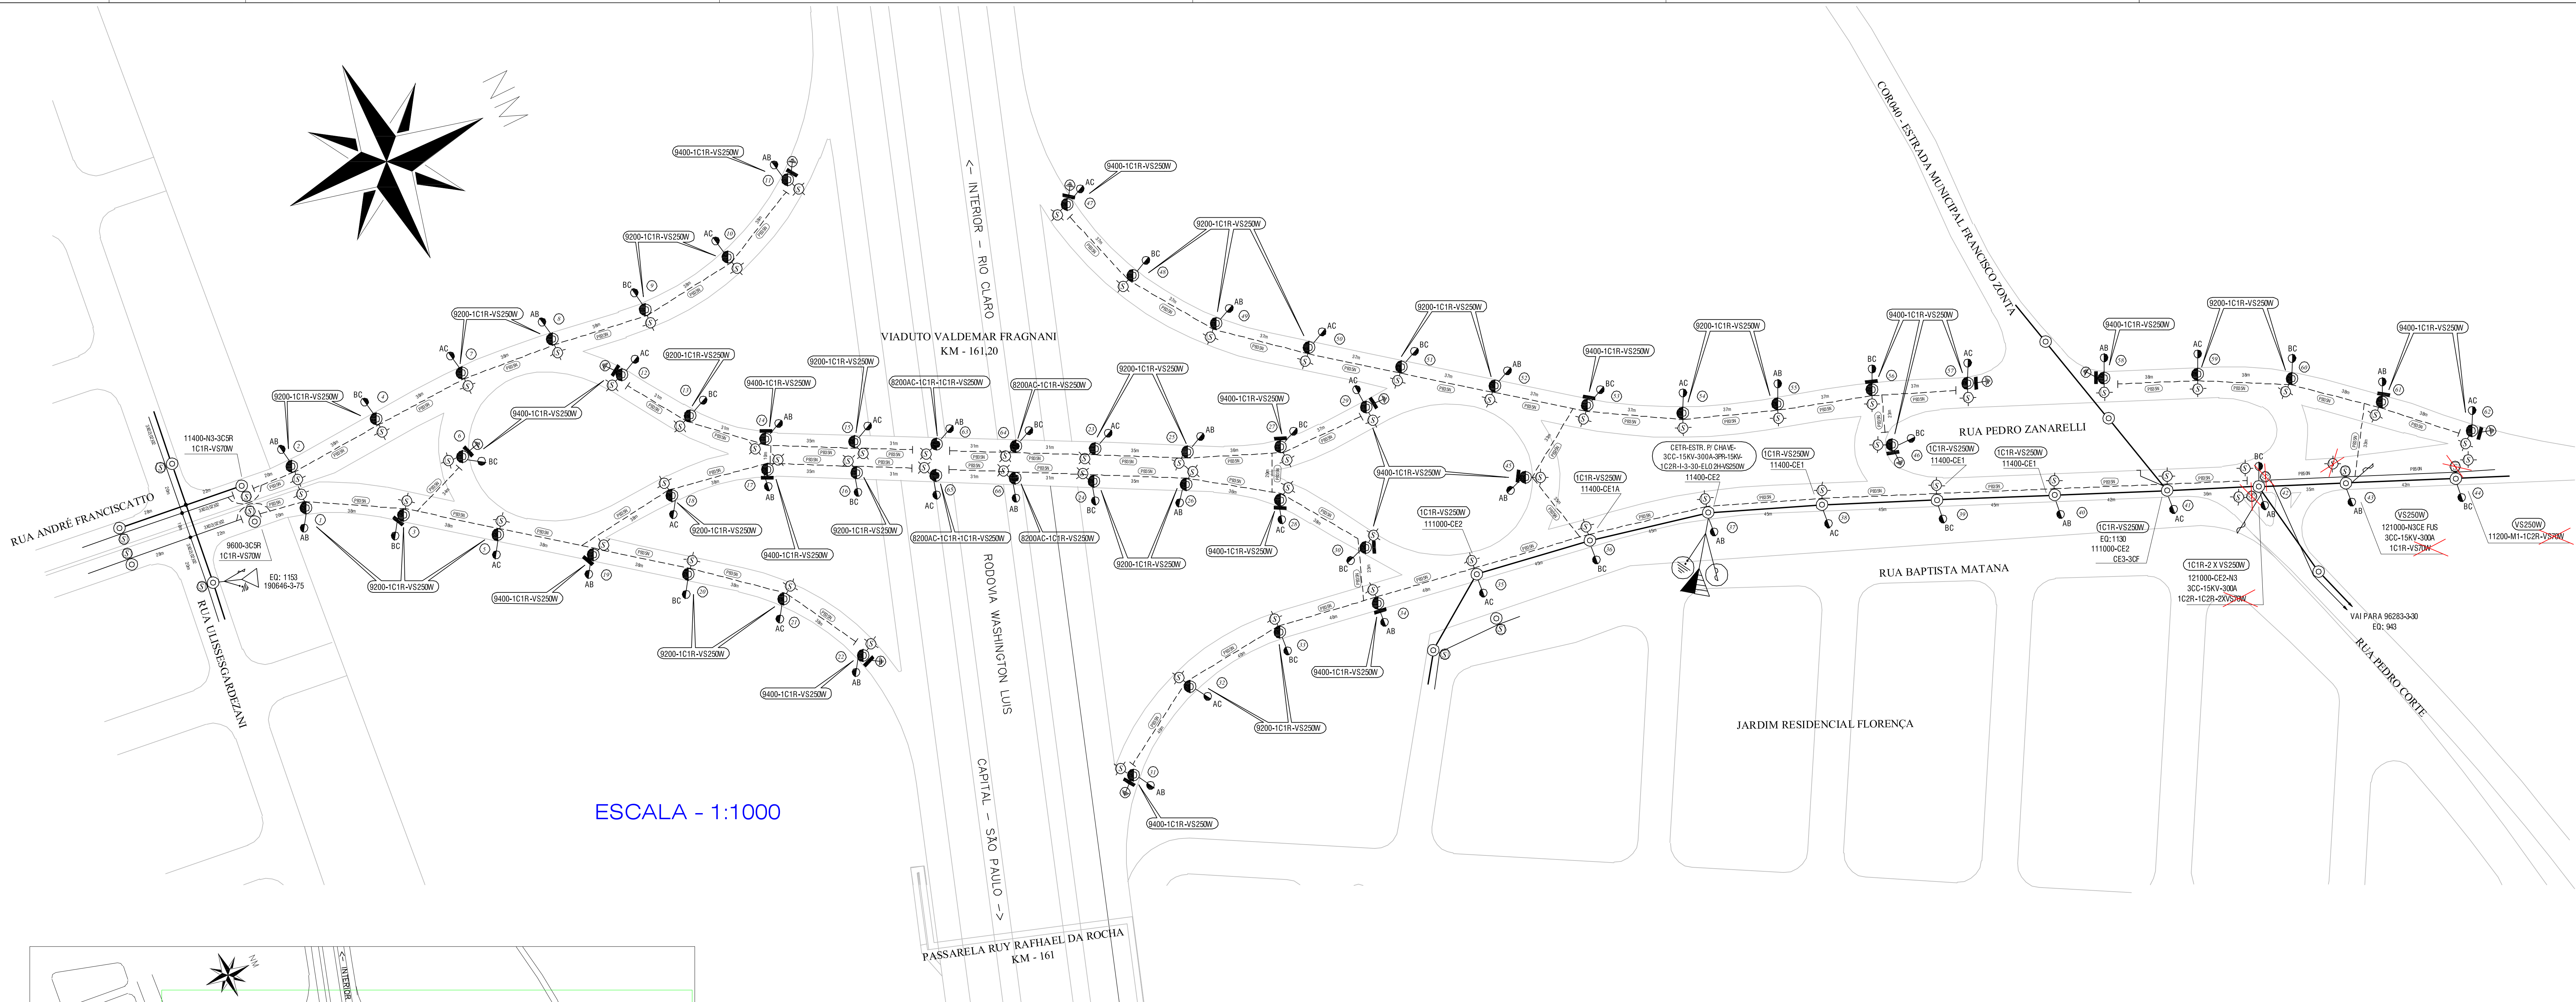

ESCALA - 1:1000

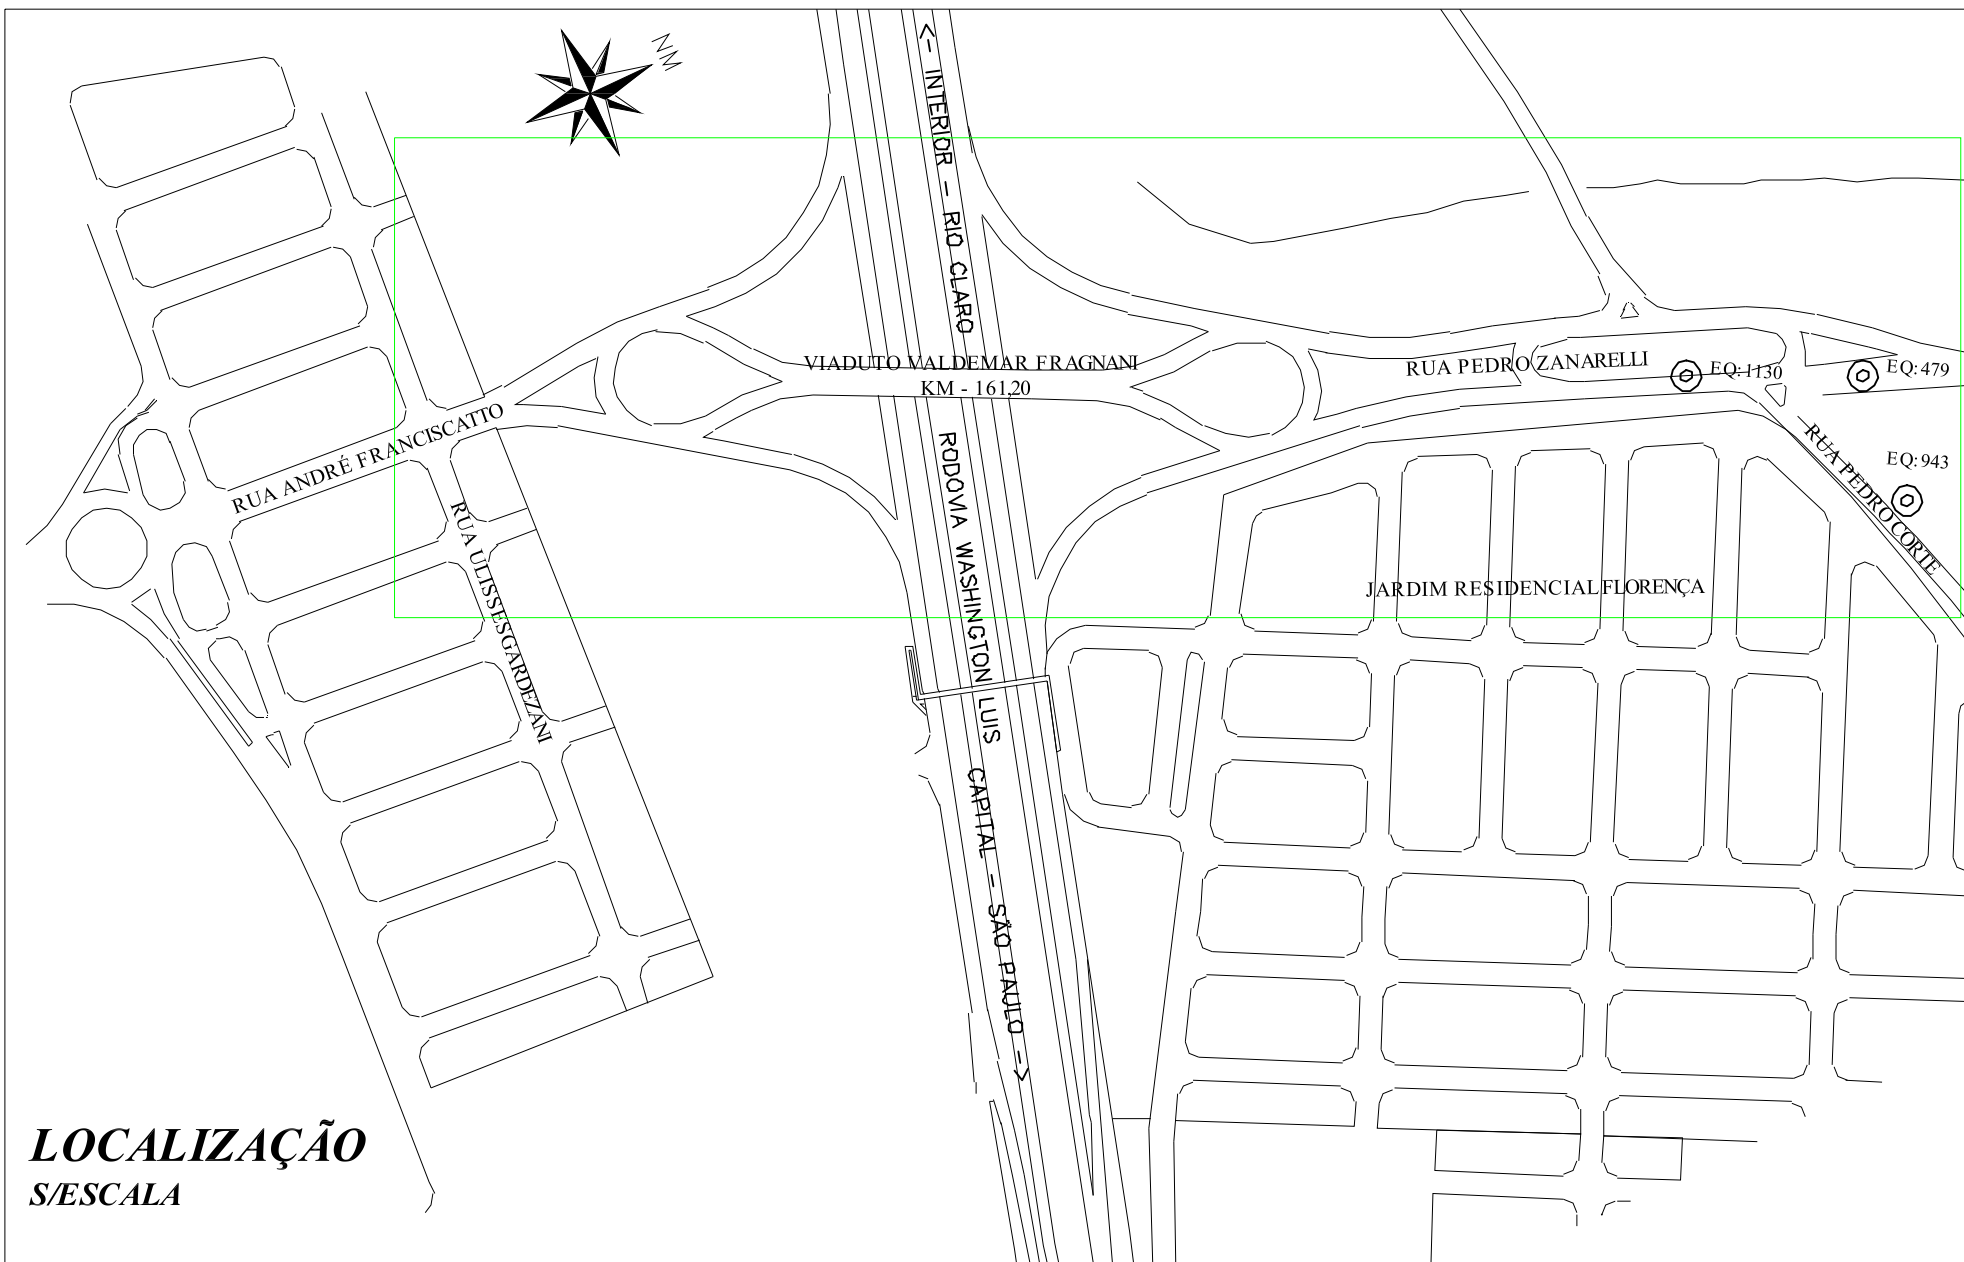


LOCALIZAÇÃO
S/ESCALA

DESENHO ESQUEMÁTICO DA IMPLANTAÇÃO DO POSTE


S/ ESCALA

POSTE DE CONCRETO DE 9 METROS

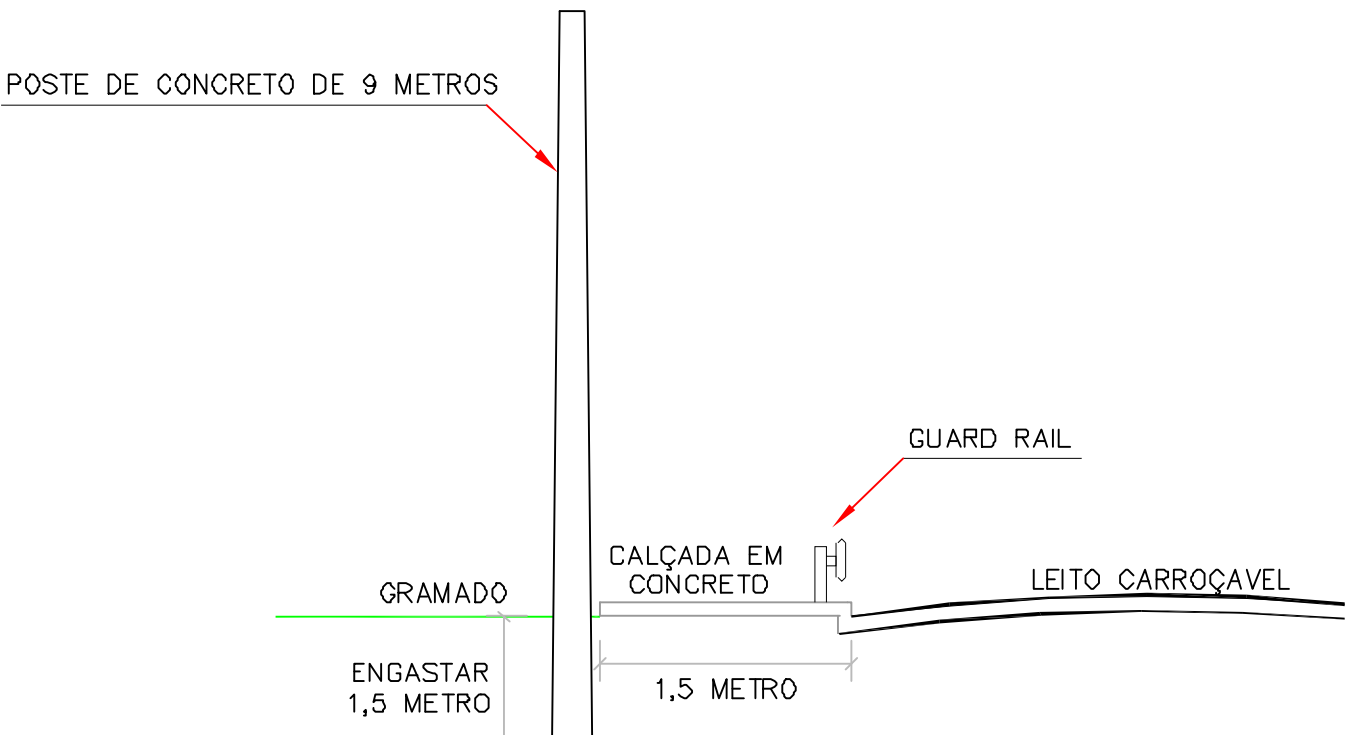

ESFORÇOS APLICADOS NOS POSTES			
POSTE N°	daN	POSTE N°	daN
3	304	34	304
6	304	36	244
11	304	43	222
12	304	45	126
14	292	46	304
17	292	47	304
19	304	53	304
22	289	56	304
27	289	57	304
28	304	61	304
29	304	62	304
30	281		

DIAGRAMA UNIFILAR

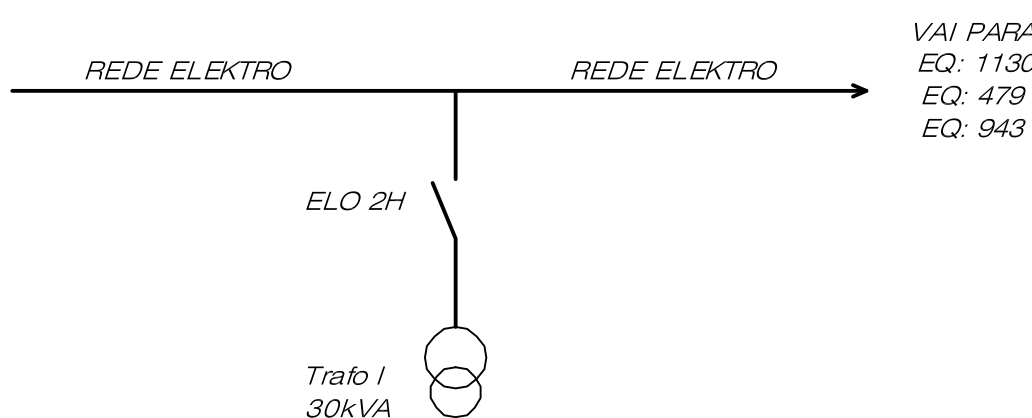

NOTAS:

- 1 - OS POSTES DE CONCRETO PROPOSTOS, ONDE EXISTE O GUARD RAIL E CALÇADA PARA PEDESTRES DEVERÃO SER IMPLANTADOS A 1,5 METRO DA GUIA EXISTENTE OS DEMAIS A 0,50M.
- 2 - OS QUATRO POSTES DE AÇO CARBONO DEVERÃO SER FIXADOS NA ESTRUTURA DA PONTE (VERIFICAR IN LOCO COMO PROCEDER ESSA FIXAÇÃO).
- 3 - OS CUSTOS SE HOUVEREM, PARA A INTERLIGAÇÃO DA REDE DEVERÃO SER APRESENTADOS À PREFEITURA MUNICIPAL DE CORDEIRÓPOLIS.

TABELA DAS QUEDAS DE TENSÃO E CARREGAMENTO DOS TRAFOS				
TRAFO N°	DEMANDA KVA	POTÊNCIA KVA	CARREGAMENTO %	MAIOR QUEDA DE TENSÃO %
190846-3-75	7,8800	75	11	2,3666
I	11,5200	30	38	2,1691

SAEL
ENGENHARIA ELÉTRICA, PROJETOS
E ASSESSORIA TÉCNICA LTDA.

OBJETO: PROJETO DE REDE URBANA AÉREA DE ILUMINAÇÃO PÚBLICA

LOCAL: COMPLEXO VIÁRIO - VIADUTO VALDEMAR FRAGNANI SP310 - KM 161,20 - CORDEIRÓPOLIS - SP

PROPRIETÁRIO: PREFEITURA MUNICIPAL DE CORDEIRÓPOLIS

DESENHO: Edy F. Lúcio

DATA: 28/11/2014

ESCALAS:

FOLHA: ÚNICA

APROVAÇÃO ELEKTRO

PREFEITURA MUNICIPAL DE CORDEIRÓPOLIS

CPF: 44.660.073/2001/93

ENGENHEIRO ELETRICISTA

ADEMILSON SAVASSI

CREA: 5.06.049.6240

ART: 1922/122014/1642/252