


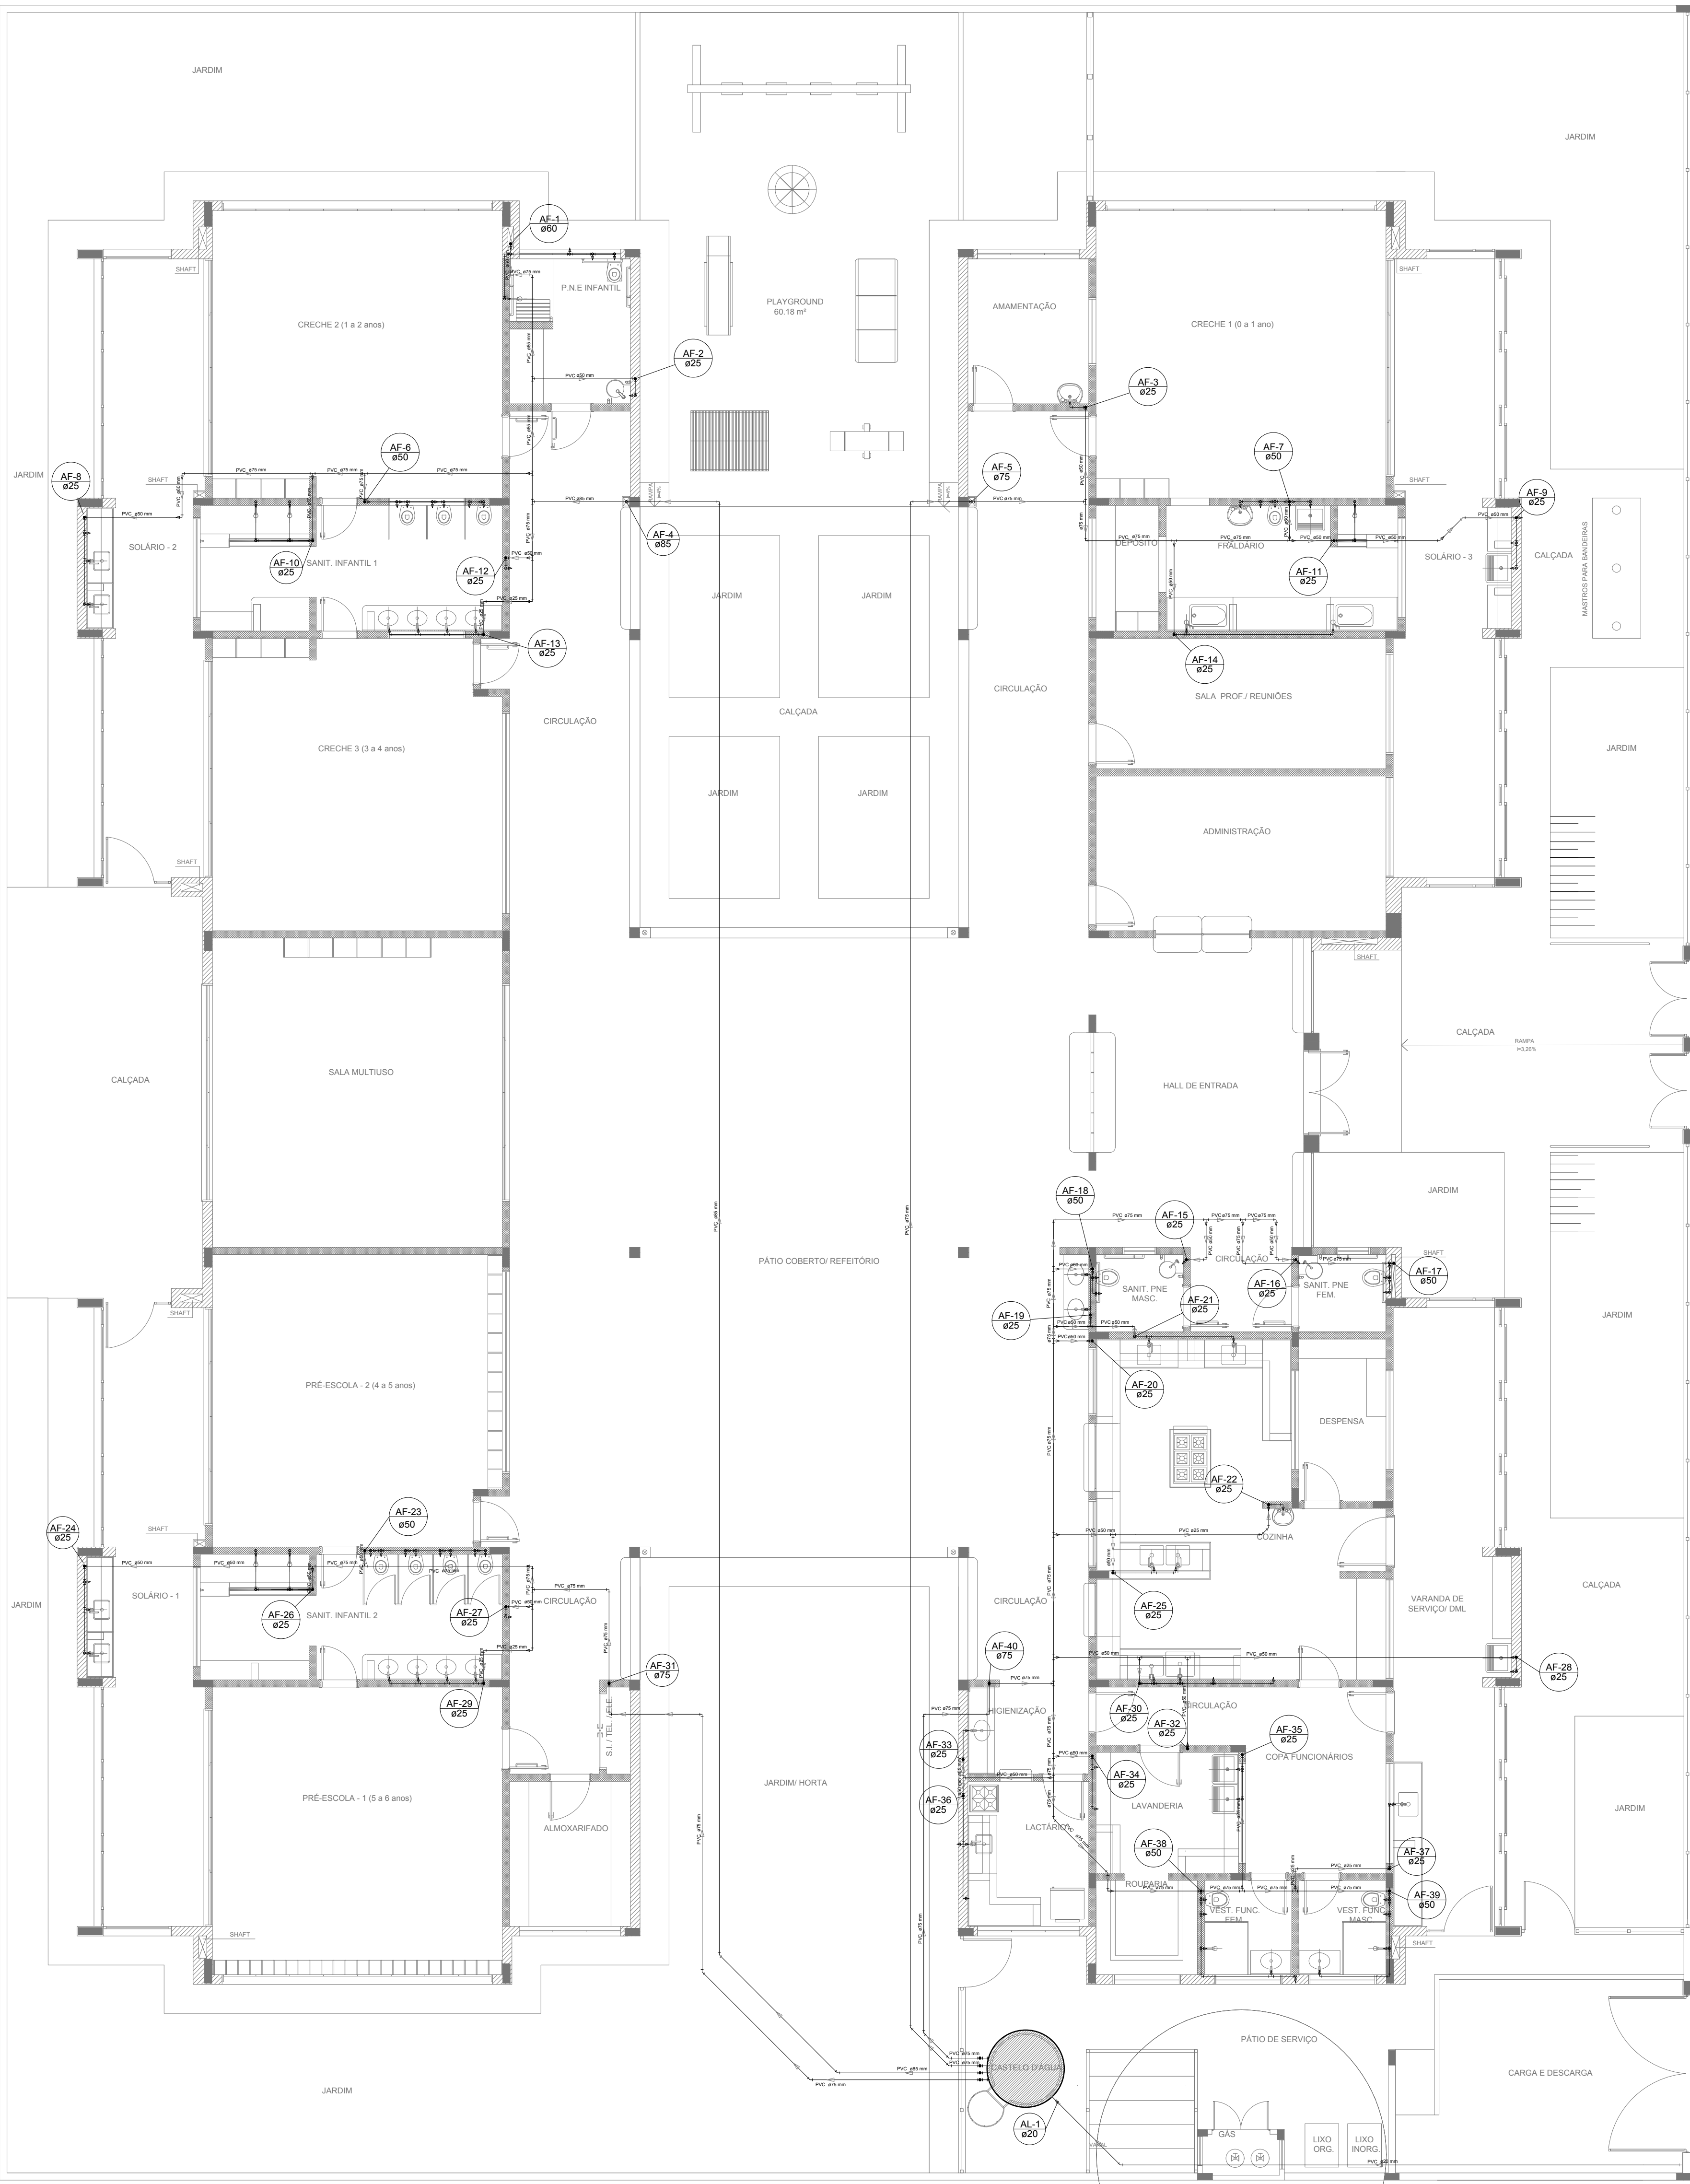

1 PLANTA BAIXA
ESCALA 1/75

LEGENDA DAS INDICAÇÕES	
BN	Banheira com peço de 90° - 25 mm - 1/2" - FNDE
BB	Bibedouro com peço de 90° - 25 mm - 1/2" - FNDE
CH	Chuveiro - 25mm x 1/2"
DH	Ducha Higiénica - 25 mm x 1/2"
HIDRÓMETRO	Hidrómetros - cavalete 1/2"-1/2"
LV	Lavatório com peço de 90° - 25 mm - 1/2"
MLR	Máquina de lavar roupa com Te de 90° - 25 mm - 3/4" - FNDE
PIA	Pia de cozinha com peço de 90° - 25 mm - 1/2"
PR	Purificador com peço 90° - 25 mm - 1/2" - FNDE
RP	Registo de Pressão com PVC soldável - 25 mm - 3/4"
RG	Registo de gaveta c/canopla cromada oPVC soldável - 3/4"
TLR	Tanque de lavar com peço de 90° - 25 mm - 3/4"
TJ	Torneira de Jardim - 25 mm x 1/2"
VD	Valvula de descarga oPVC soldável - 1.1/2"
VS	Vaso Sanitário com válvula de descarga - 1.1/2"
MLL	Lava louças com peço de 90° - 25 mm - 1/2"

LEGENDA	
	ALIMENTADOR PREDIAL
	HIDRÔMETRO
	REGISTRO BRUTO GAVETA INDUSTRIAL C/PVC SOLDÁVEL - RG
	REGISTRO DE PRESSÃO C/PVC SOLDÁVEL - RP
	REGISTRO DE GAVETA C/CANOPLA CROMADA C/PVC SOLDÁVEL - RG
	VÁLVULA DE DESCARGA C/PVC SOLDÁVEL - VD

NOTAS

- EXECUTAR ESTE PROJETO JUNTAMENTE COM O PROJETO ESTRUTURAL;
- ANTES DA CONCRETAGEM PREVER PASSAGEM PARA AS TUBULAÇÕES, DENTRO DOS LIMITES ESTABELECIDOS PELA NBR 6120/2014;
- PARA ALTURA DOS PONTOS HIDRÁULICOS VERIFICAR REFERÊNCIA NO MEMORIAL DESCRITIVO;
- ALTERAÇÕES NESTE PROJETO SOMENTE COM AUTORIZAÇÃO EXPRESSA DO FNDE.

REFERÊNCIAS:

- MEMORIAL DESCRITIVO E ESPECIFICAÇÕES TÉCNICAS
- PLANILHA DE QUANTITATIVOS

02	JANEIRO 2017	Atendimento à NBR 9050/2015; Alteração: quarto de aula, sanitários infantis 1 e 2, altura da platibanda, mobiliário e equipamento, altura da cenefa nos sanitários, cor dos portões dos solários e altura da porta PAA; Acesso aos sanitários e sanitários pré-escala; Retirada da chapa de aço aboto da platibanda.
01	AGOSTO 2016	Alteração paredes - shaft para tubulação hidráulica e deslaminado; alteração da altura da platibanda.
Nº	DATA	DESCRIÇÃO

CONTROLE DE REVISÕES

PROJETO PADRÃO - FNDE			
PROPRIETÁRIO :		PREFEITURA MUNICIPAL DE CORDEIROPOLIS	
ENDEREÇO:		RUA ANGELO ZAROS, SAN JARDIM, PROGRESSO	
MUNICÍPIO - UF:		CORDEIROPOLIS/SP	
JOSÉ ADINIAN ORTOLAN		CPF: 031395488-43	
PROPRIETÁRIO			
TALITA DADAM		CREA: 638051/0-MT	
RESP. TÉCNICO			
TALITA DADAM		CAU: A42828-8	
AUTOR DO PROJETO			
DLFO		CREA	
		RA	
OBSERVAÇÕES:			
PROGRAMA PROINFÂNCIA - PROJETO TIPO 2			
PROJETO DE INSTALAÇÕES			
COORDENAÇÃO		DESCRIÇÃO-1	
COESIT - Coordenação Geral de Infraestrutura Educacional		DESCRIÇÃO-2	
		DESCRIÇÃO-3	
REVISÃO		ESCALA	
R-01		ESCALA	
R-02		ESCALA	
R-03		ESCALA	
FORMATO		DATA EMISSÃO	
DESENHO		DATA	
		PRONCHA	
		00/00	