

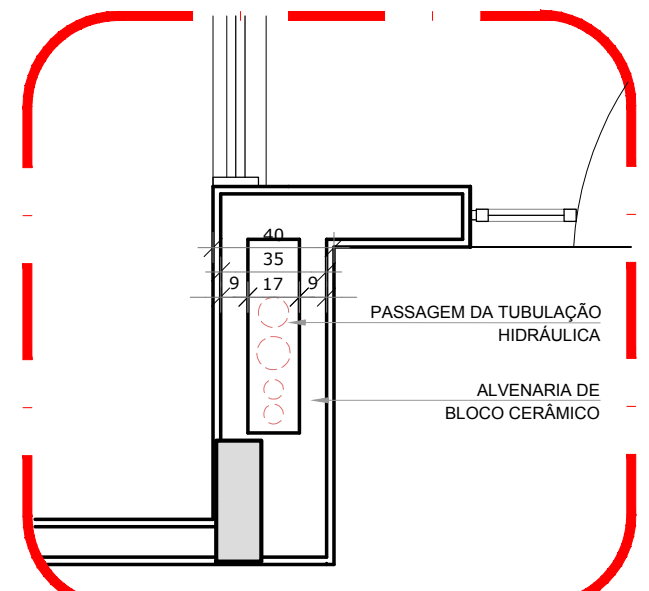
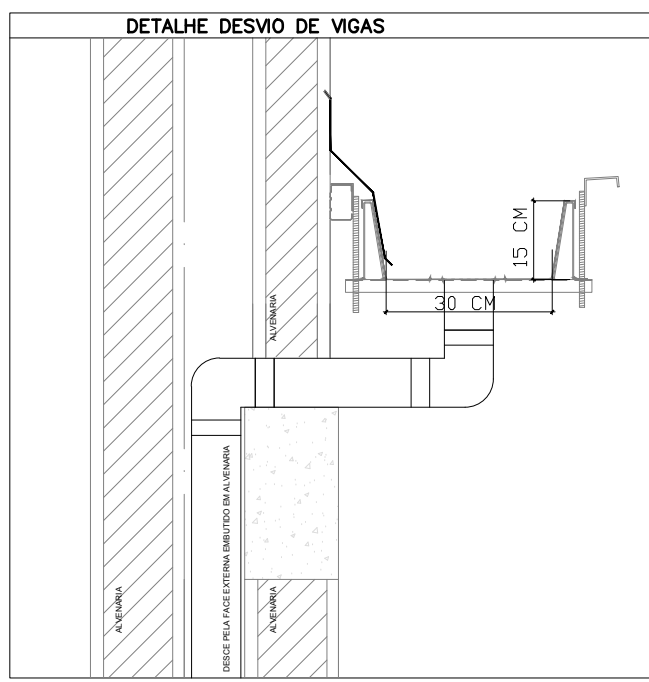


1 PLANTA BAIXA
ESCALA 1/75

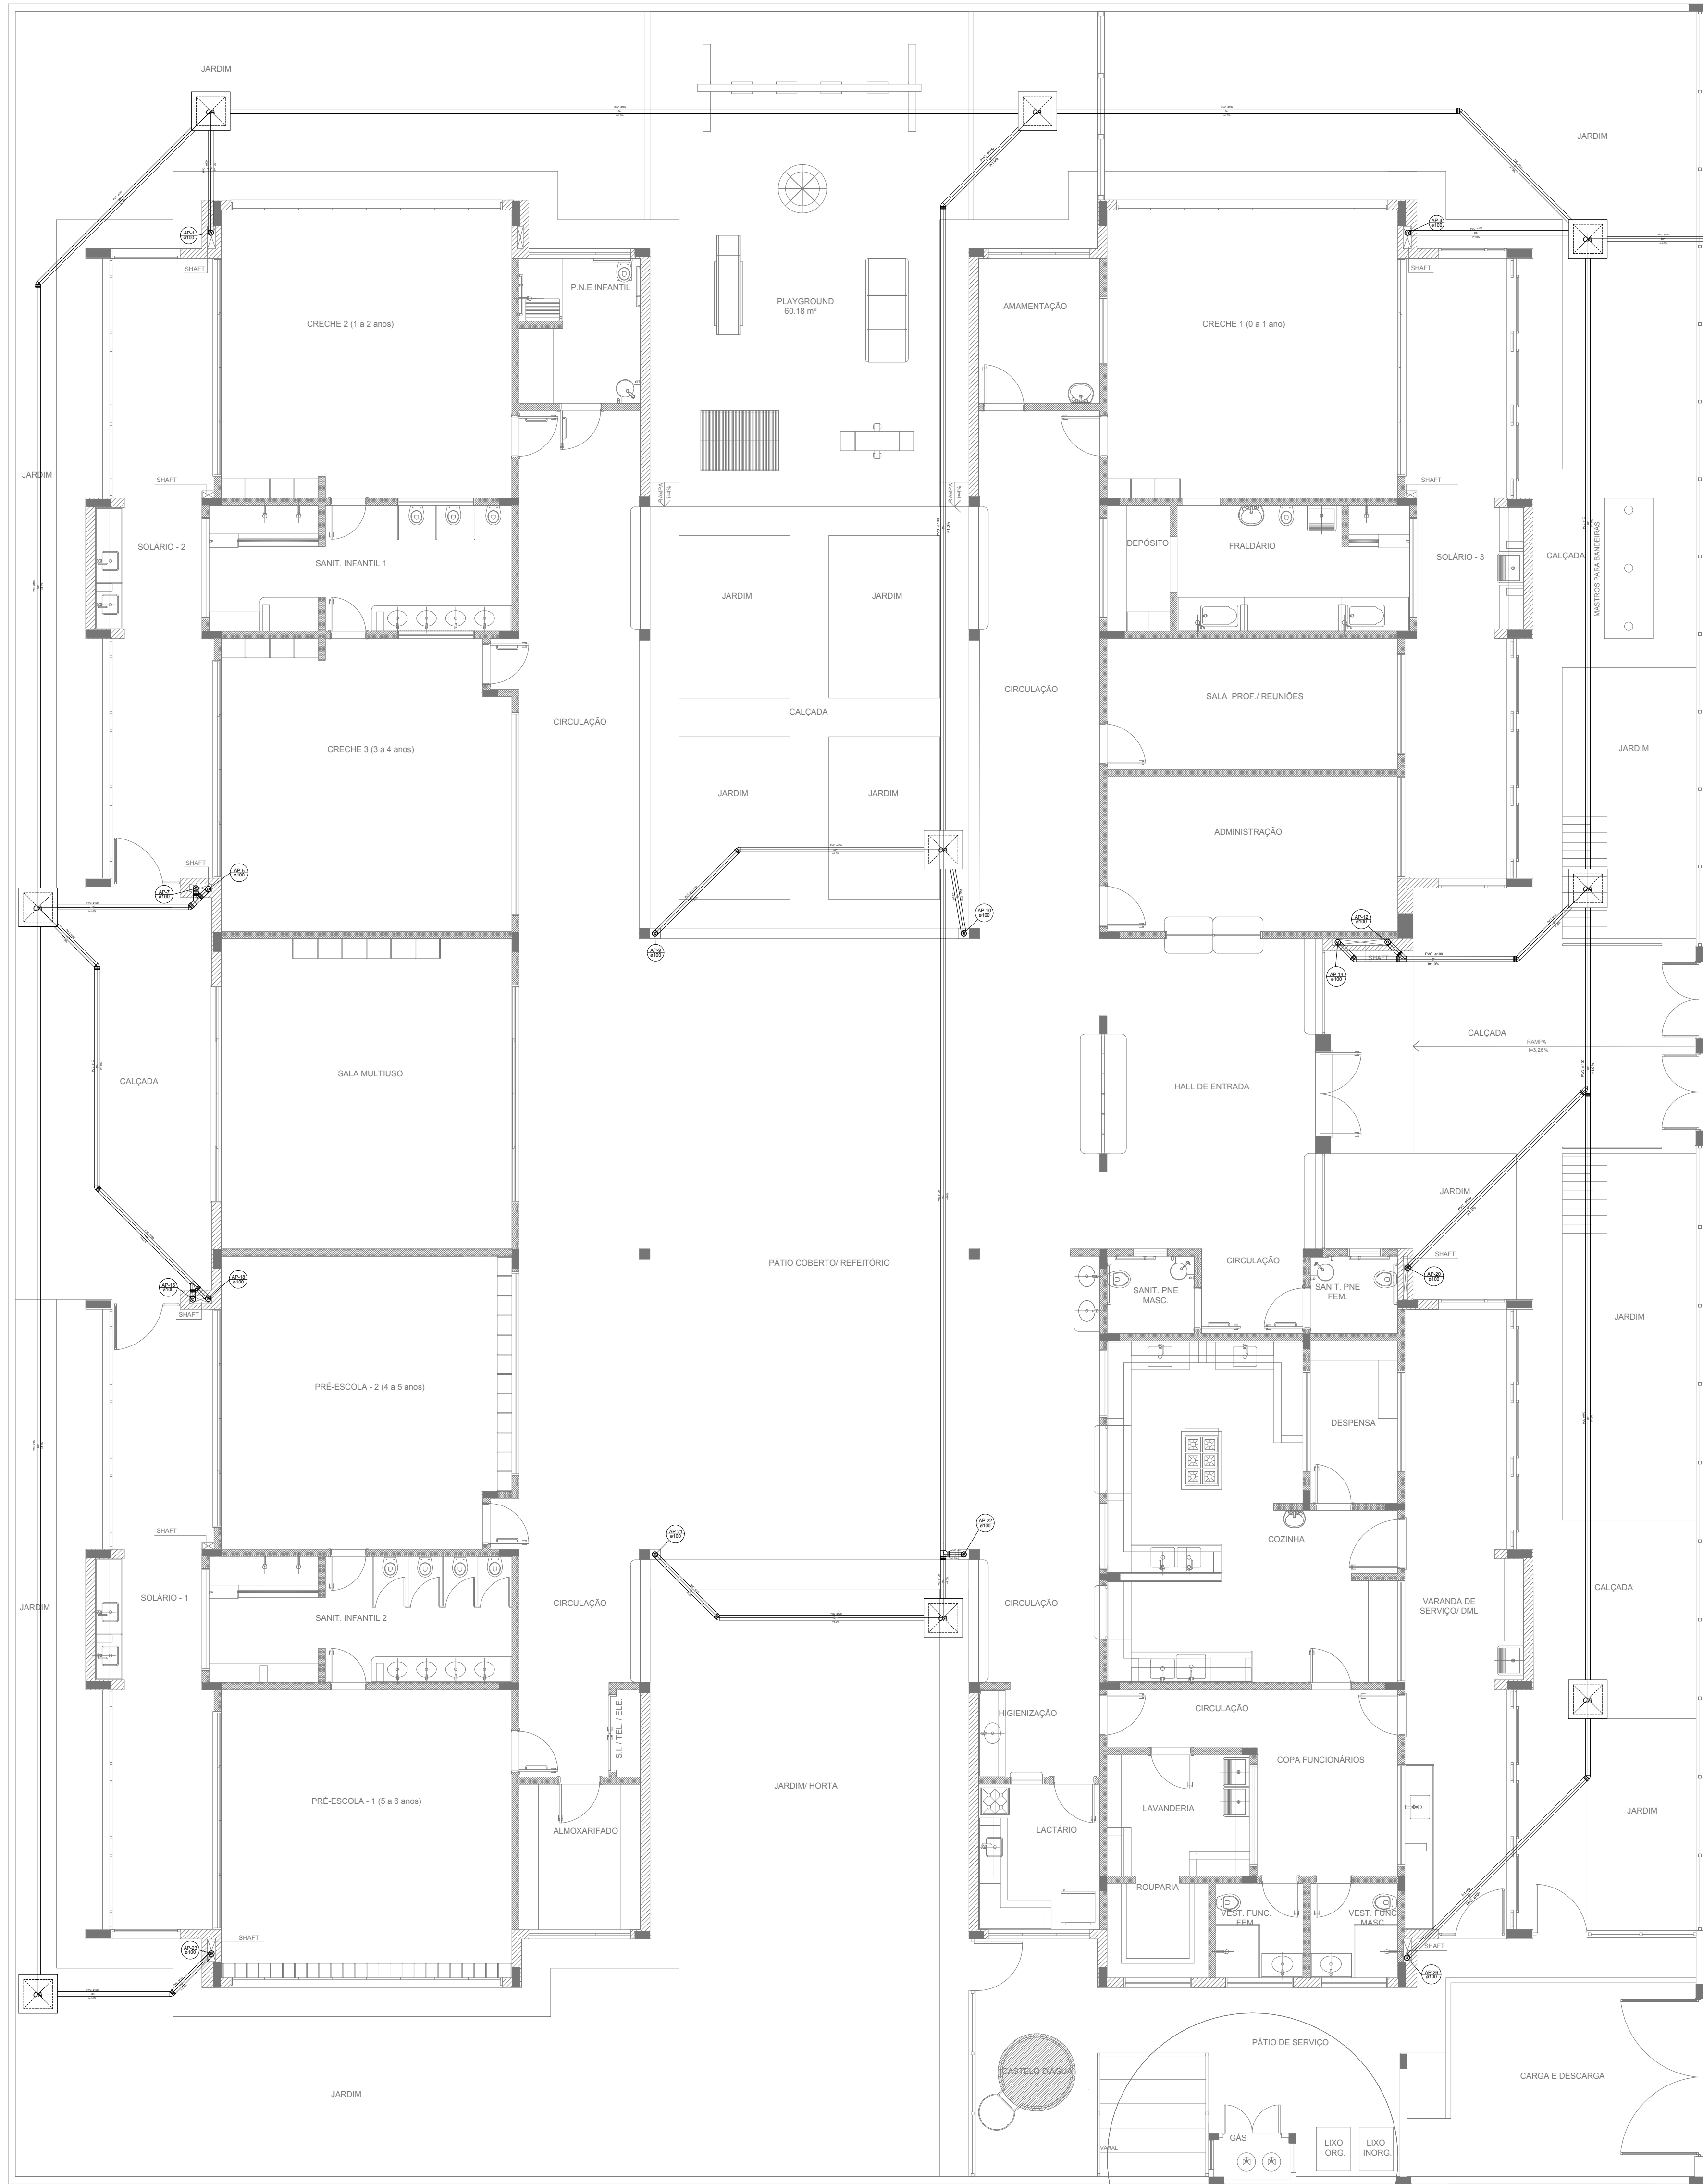

2 DETALHE - SHAFT HIDRÁULICA
ESCALA 1/25

LEGENDA	
	CAIXA DE ÁGUA PLUVIAL SIMPLES 60 x 60 x 20
	JOELHO 45
	JOELHO 45- DESCE
	JOELHO 90
	JOELHO 90- COLUNA
	JOELHO 90- DESCE
	CURVA 90 CURTA- DESCE
	JUNÇÃO SIMPLES
	TE SANITÁRIO
	RAIOS PLUVIAIS

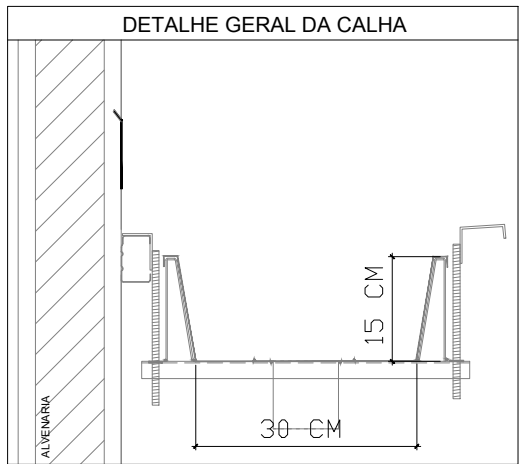

NOTAS

- EXECUTAR ESTE PROJETO JUNTAMENTE COM O PROJETO ESTRUTURAL;
- ANTES DA CONCRETAGEM PREVER PASSAGEM PARA AS TUBULAÇÕES, DENTRO DOS LIMITES ESTABELECIDOS PELA NBR 6118:2014;
- ALTERAÇÕES NESTE PROJETO SOMENTE COM AUTORIZAÇÃO EXPRESSA DO FNDCE.

REFERÊNCIAS:

- MEMORIAL DESCRITIVO E ESPECIFICAÇÕES TÉCNICAS;
- PLANILHA DE QUANTITATIVOS.

02	JANEIRO/ 2017	Atendimento à NBR 9050/ 2015; Alteração: quadro de áreas, sanitários infantis 1 e 2, altura da platibanda, mobiliário e equipamento, altura da cobertura nos sanitários, cor dos portões dos solários e altura da porta PAA; Ajuste no das duchas higiênicas e escaninhos pré-escola. Retirada da chapa de aço abaixo da platibanda.
01	AGOSTO/ 2016	Alteração paredes - shaft para tubulação hidráulica e detalhamento; alteração da altura da platibanda.
Nº	DATA	DESCRIÇÃO

CONTROLE DE REVISÕES

FNDE Fundo Nacional de Desenvolvimento da Educação

Ministério da Educação

PROJETO PADRÃO - FNDE

PROPRIETÁRIO :	PREFEITURA MUNICIPAL DE CORDEIROPOLIS
ENDEREÇO:	RUA ANGELO ZAROS, SN, JARDIM PROGRESSO
MUNICÍPIO - UF:	CORDEIROPOLIS/SP
PROPRIETÁRIO:	JOSÉ ADRIANO ORTOLAN
CPF:	010195488-43
RESP. TÉCNICO:	TALITA DADAM
CREA:	83881/0-MT
AUTOR DO PROJETO:	TALITA DADAM
CAU:	448938-8

DLFO	CREA
	RA

OBSERVAÇÕES:

PROGRAMA PROINFÂNCIA - PROJETO TIPO 2 PROJETO DE INSTALAÇÕES

COORDENAÇÃO	DESCRIÇÃO-1	PE-AR
CGEST - Coordenação Geral de Infraestrutura Educacional	DESCRIÇÃO-2	
	DESCRIÇÃO-3	
REVISÃO	ESCALA	PRONCH:
R-01	ESCALA	00/00
R-02	ESCALA	
R-03	ESCALA	
FORMATO	DESENHO	DATA